

MAPA DO CELÓW PROJEKTOWYCH
SKALA 1:500

DAVE Dawid Pietrucha
ul. Ogrodowa 13
83-020 Cedry Wielkie
NIP: 593-169-84-71 Regon: 222139499
tel.: 502 619 849 email: dawe@dave.net.pl

Woj.: pomorskie
Powiat: gdański
Identyfikator i nazwa jednostki ewidencyjnej: 220402_2, Cedry Wielkie
Identyfikator i nazwa obrębu ewidencyjnego: 0001, Błotnik
dz. nr: 251/1

Nr ewidencji zgłoszenia: 6640.1.1304.2019

Nr sekcji: 6.219.28.13.1.2; 2.1;

Ukł. odniesienia poziomy: 2000/18

Ukł. odniesienia pionowy: Kronsztadt H mapy

Mapa aktualna w zakresie opracowania w dniu: 01.04.2019r.
Mapę wykonano na podstawie: pomiaru bezpośredniego,
danych archiwalnych.

prace polowe: inż. Dawid Pietrucha, Tomasz Waszinski
prace kameralne: inż. Dawid Pietrucha, Tomasz Waszinski

Cedry Wielkie, 04.04.2019r.

Uwaga:

Nie ustalano występowania służebności gruntowych.

Oznaczenie obszar, który był przedmiotem aktualizacji

Nie wyklucza się istnienia w terenie innych,
nie wykazanych na niniejszej mapie
urządzeń podziemnych, które nie zostały
zgłoszone do inwentaryzacji.

Właściciel, władający, inwestor są prawnie
zobowiązani do ochrony znaków geodezyjnych
na terenie inwestycji budowlanej (nieruchomości)
art. 15, § 1 ust. 1 ustawy z dnia 19.05.1989r. (Prawo Geodezyjne i Kartograficzne
– Dz.U. z 2010r. Nr 193, poz. 1287 z p.2. zm.)
Przed przystąpieniem do prac projektowych
należy na niniejszy podkład mapowy nanieść
urządzenia techniczne podziemne i naziemne
projektowane i uzgodnione w Referacie Uzgodniania
Dokumentacji Projektowej w Pruszcze Gdańskim
STAROSTWO POWIATOWE W PRUSZCZU GDAŃSKIM
REFERAT UZGADNIANIA DOKUMENTACJI PROJEKTOWEJ
W granicach opracowania mapy występują projektowane
i zarejestrowane w RWDP przewody i urządzenia
zgodnie z treścią niniejszej dokumentacji.
Pruszcz Gdański dn. 29.03.2019r.

Poświadczam, że niniejszy dokument został opracowany w wyniku prac geodezyjnych i kartograficznych, których rezultaty zawiera operat techniczny wpisany do ewidencji materiałów państwowego zasobu geodezyjnego i kartograficznego.	
Organ prowadzący państwowy zasób geodezyjny i kartograficzny	STAROSTA GDAŃSKI
P.2204.20 1 9 2 2 2 0	0 4 06. 2019
Identyfikator ewidencyjny materiału zasobu - operatu technicznego	Data wpisania operatu technicznego do ewidencji materiałów zasobu
Imię, nazwisko i podpis osoby reprezentującej organ	Zm. STAROSTY
6642.6 1761. 2019	Ewa Bohach-Morawska KIEROWNIK POWIATOWEGO OŚRODKA DOKUMENTACJI GEODEZYJNEJ I KARTOGRAFICZNEJ

Inż. DAWID PIETRUCHA
Geodeta uprawniony
Nr upr. GGK 19044
tel. 502 619 849

LEGENDA:


- projektowany plac do zimowania jachtów z płyt betonowych pełnych
- projektowane obrzeże placu wykonane z płyt typu "Mebla" wydzielone krawężnikiem betonowym
- projektowane obrzeże placu wykonane z płyt typu krata z PP PE
- istniejące utwardzenia
- istniejące utwardzenie wykonane z płyt typu "Mebla"
- tereny biologicznie czynne

- istniejący wjazd na działkę
- istniejąca zabudowa
- istniejące elementy do rozbiórki, sieci uzbrojenia terenu do przesunięcia
- graniczność nieruchomości objętej opracowaniem
- projektowana zabudowa według odrębnego opracowania
- miejsce gromadzenia odpadów stałych w kontenerach

LEGENDA BRANŻY INSTALACYJNEJ:


- SIEĆ WODOCIĄGOWA PROJEKTOWANA
- HYDRANTY - ZMIANA LOKALIZACJI (DEMONTAŻ I MONTAŻ)

UWAGI
WODOCIĄG UKŁADAĆ NA GŁĘBOKOŚCI 1,6 m P.P.T.

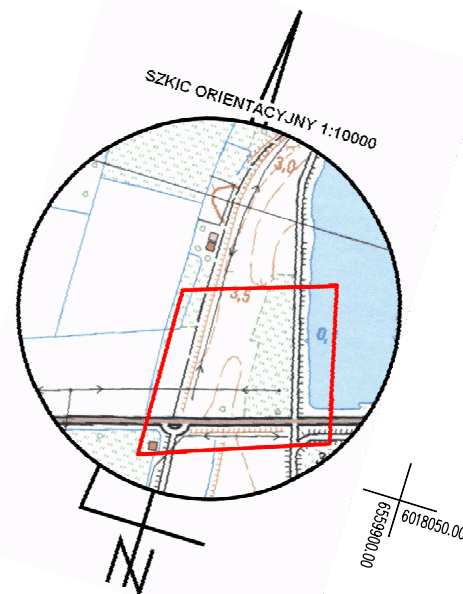

LEGENDA branży elektrycznej

- projektowany kabel
- projektowany przepust kablowy
- projektowany słup oświetleniowy
- projektowany słup wyposażony w gniazda elektryczne i punkt poboru wody
- złącze rozdzielnic
- kamera CCTV

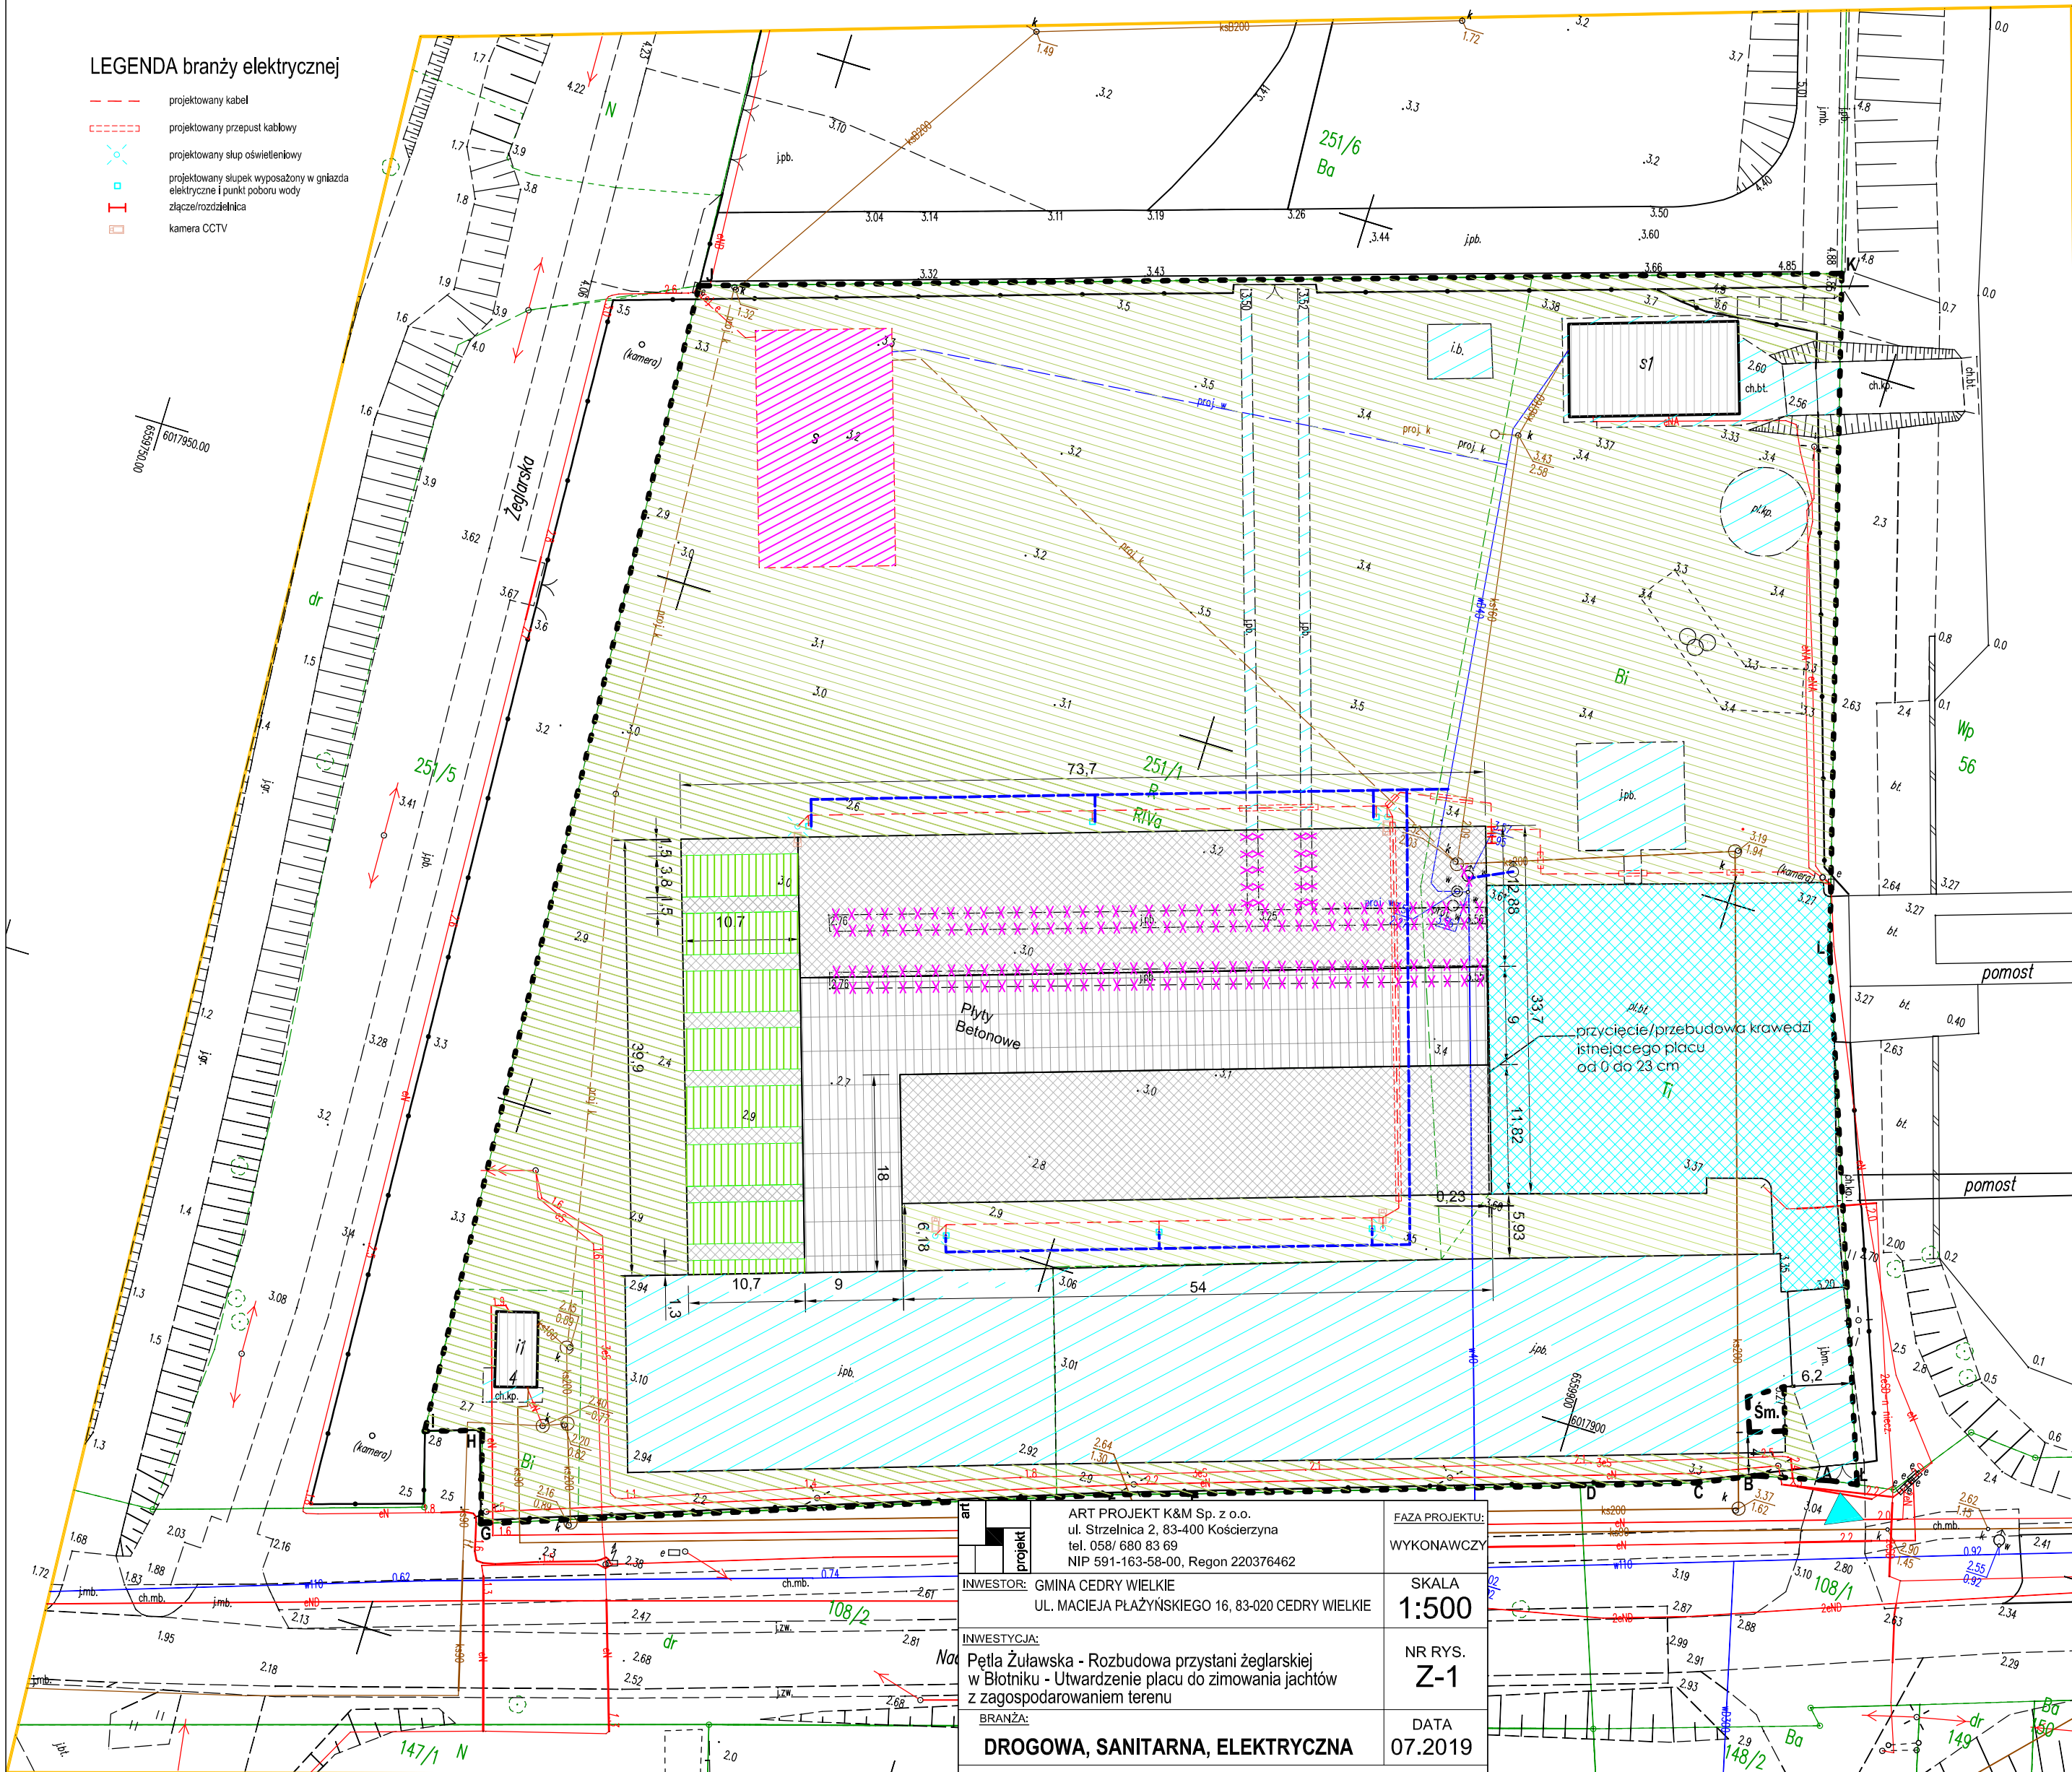

ART PROJEKT K&M Sp. z o.o.
ul. Strzelnica 2, 83-400 Kościerzyna
tel. 058/ 680 83 69
NIP 591-163-58-00, Regon 220376462

INWESTOR: GMINA CEDRY WIELKIE
UL. MACIEJA PŁAZYŃSKIEGO 16, 83-020 CEDRY WIELKIE

INWESTYCJA:
Petla Żuławska - Rozbudowa przystani żeglarskiej
w Błotniku - Utwardzenie placu do zimowania jachtów
z zagospodarowaniem terenu

BRANŻA:
DROGOWA, SANITARNA, ELEKTRYCZNA

PROJEKT ZAGOSPODAROWANIA TERENU

FAZA PROJEKTU:
WYKONAWCZY

SKALA
1:500

NR RYS.
Z-1

DATA
07.2019

PROJEKTANT:
mgr inż. Łukasz Kaźmierczak
uprawnienia budowlane nr POM0201POD011
do projektowania w specjalności drogowej bez ograniczeń

ZA ZGODNOŚĆ KOPII MAPY DO CELÓW PROJEKTOWYCH
Z ORYGINAŁEM POD WZGLĘDEM SKALI, OZNACZEŃ, SYMBOLI

SPRAWDZAJĄCY:
mgr inż.
upr. nr

PROJEKTANT:
mgr inż. Michał Hanowicz
upr. budowlane nr POM0214POD012 w specjalności instalacyjnej

SPRAWDZAJĄCY:
mgr inż. Dawid Żyliński
upr. budowlane nr POM0201POD012 w specjalności instalacyjnej

PROJEKTANT:
mgr inż. Arkadiusz Malinowski
upr. nr 294542002 w specjalności instalacyjnej w zakresie sieci, instalacji i urządzeń wodociągowych i kanalizacyjnych, ciepłych, gazowych i wentylacyjnych, w zakresie projektowania i kierowania robotami bez ograniczeń

SPRAWDZAJĄCY:
mgr inż. Krzysztof Seweryn
upr. nr POM0201POD012 do projektowania i kierowania robotami bez ograniczeń w specjalności instalacyjnej w zakresie sieci, instalacji i urządzeń ciepłych, wentylacyjnych, gazowych, wodociągowych i kanalizacyjnych